

ZAPYTANIE OFERTOWE

1. ZAMAWIAJĄCY:

**Wspólnota Mieszkaniowa
przy ul. Armii Krajowej 68 w Wałbrzychu**

zaprasza do złożenia oferty na: przebudowę przyłącza kanalizacji sanitarnej

1. Przedmiot zamówienia: Wykonanie odcinka kanalizacji sanitarnej w zakresie od studni S5 do studni S4 (razem ze studniami S5 i S4) dla budynku przy ul. Armii Krajowej 68 w Wałbrzychu (wg załączonego przedmiaru) – w załączeniu plan zagospodarowania terenu i profil kanalizacji sanitarnej.
2. Termin realizacji zamówienia: wg decyzji Wspólnoty Mieszkaniowej
3. Okres gwarancji: 36 miesięcy od daty odbioru
4. Termin związania ofertą: 90 dni
5. Miejsce złożenia oferty: Sekretariat MZB Sp. z o. o. (pok. nr 10) ul. Andersa 48
6. Termin składania ofert: 30.03.2015 r., do godz. 10:30
7. Termin otwarcia ofert: 30.03.2015 r., godz. 11:00
8. Osoba upoważniona do kontaktu z wykonawcami:
Alina Korzeń, Agnieszka Piasecka (tel. 74 887 05 10)
e-mail: korzen-a@mzbwalbrzych.pl , piasecka-a@mzbwalbrzych.pl
9. Sposób przygotowania oferty: ofertę należy sporządzić w formie pisemnej, w języku polskim na wzorze zamieszczonym na stronie internetowej www.mzbwalbrzych.pl oraz dołączyć do niej kosztorys ofertowy.
Przedmiar robót znajduje się na stronie internetowej www.mzbwalbrzych.pl.
Oferty złożone na druku innym niż w/w nie będą rozpatrywane.
10. Sposób dostarczenia oferty: pisemnie w zamkniętej kopercie oznakowanej pieczęcią wykonawcy i adresem oraz wskazaniem przedmiotu zamówienia którego konkurs dotyczy.
11. Oferty złożone w 1 kopercie na więcej niż jedno zapytanie ofertowe nie będą rozpatrywane.

UWAGA !!!

Odcinek S8 – S5 (bez studni S5) wykonało WPWiK podczas przebudowy drogi. Wykonawcy przed złożeniem oferty winni zapoznać się z ogólnymi warunkami konkursów, które zamieszczone są w Biuletynie Informacji Publicznej na stronie internetowej www.mzbwalbrzych.pl w zakładce zapytania ofertowe. Wykonawca zobowiązany jest do wypełnienia wszystkich pozycji robót opisanych w przedmiarze robót. Jeżeli w przedmiarze robót nie zostały zawarte oddzielne pozycje, to wszystkie roboty muszą być uwzględnione w jednostkowych cenach ryczałtowych istniejących pozycji przedmiaru robót. Parametry techniczne materiałów, jakie należy zastosować wynikają z dokumentacji technicznej znajdującej się (do wglądu) w Dziale Technicznym (pok. nr24). Oferenci zobowiązani są do obejrzenia wycenianego obiektu i uwzględnienia wszystkich okoliczności mających wpływ na wartość oferty.

Oferenci zobowiązani są do wpłacenia wadium w wysokości 500 zł na konto
75 1020 5095 0000 5102 0153 0773

i dołączenie potwierdzenia dokonania w/w wpłaty do składanej oferty. W tytule wpłaty należy podać pełną nazwę zadania, którego wpłata dotyczy. Oferty nie zawierające potwierdzenia dokonania wpłaty wadium nie będą brane pod uwagę przy wyłanianiu Wykonawcy. W razie nie podpisania umowy przez Wykonawcę z jego winy, wadium przepada.

Przewidywany sposób rozliczenia prac: kosztorys ryczałtowo – ilościowy.


Obowiązują nowe wzory umów dostępne na stronie internetowej:

www.mzbwalbrzych.pl

LEGENDA:



-  - BUDYNEK OBJĘTY OPRACOWANIEM
-  - ISTNIEJĄCA KANALIZACJA SANITARNA KS200
-  - PROJEKTOWANE PRZYŁĄCZE KANALIZACJI SANITARNEJ Ø160x4,0 PVC SDR41 SN4
-  - WEJŚCIE GŁÓWNE DO BUDYNKU
-  - GRANICA DZIAŁEK PRZEZ KTÓRE PRZEBIEGA ZAKRES ZADANIA PROJEKTOWEGO
-  - ISTNIEJĄCE PRZYŁĄCZE KANALIZACJI SANITARNEJ KS160 DO LIKWIDACJI (STAŁEGO ODCIĘCIA)
-  - ISTNIEJĄCE PRZEWODY DO ODCIĘCIA I ZAŚLEPIENIA
-  - ISTNIEJĄCE STUDNIE KANALIZACJI SANITARNEJ PRZEZNACZONE DO CZYSZCZENIA I ROZEBRANIA, DEMONTAŻU

Nazwa odc.	Długość [m]	Spadek [%]	Średnica
wp1-S1	1,30	1,5	Ø160PVC
S1-S2	10,30	1,5	Ø160PVC
S2-S3	2,00	1,5	Ø160PVC
S3-S4	8,50	1,5	Ø160PVC
S4-S5	7,60	1,5	Ø160PVC
S5-S8	14,70	1,8	Ø160PVC
wp2-S3	1,00	2,0	Ø160PVC
wp3-S7	1,20	1,5	Ø160PVC
S7-S6	5,10	1,5	Ø160PVC
S6-S4	10,20	1,5	Ø160PVC
wp4-S6	1,90	1,5	Ø160PVC

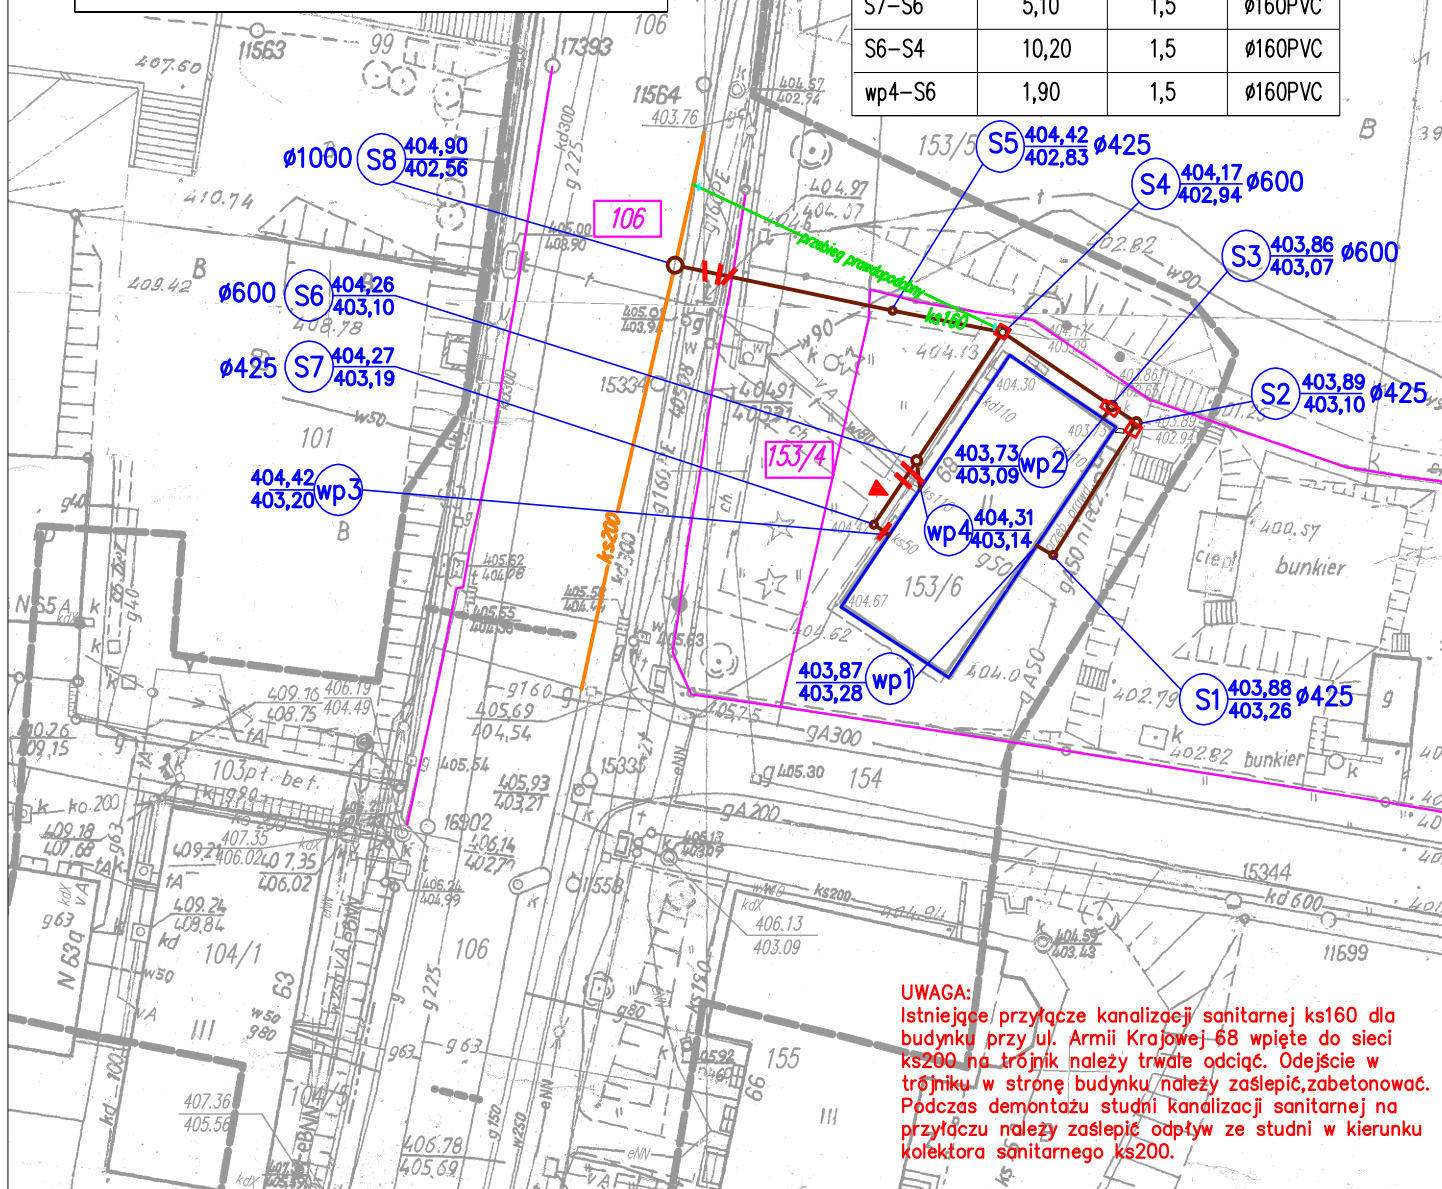

Biuro projektów i usług inwestycyjnych INSTAL STD
58-302 wałbrzych ul. Parkowa 23/1, tel. 501 292 469
Biuro: ul. Wysockiego 28 p.23, 58-304 wałbrzych

Projektant:	mgr inż. Sylwia Tchorowska	124/DOŚ/06		Data: 05.2014
Asystent:	inż. Karolina Okoń			Stadium: PB
Temat:	"Przebudowa przyłącza kanalizacji sanitarnej dla budynku mieszkalnego zlokalizowanego przy ul. Armii Krajowej 68 w Wałbrzychu" dz. nr 106, 153/4, 153/6 obręb nr 13 Piaskowa Góra			Skala: 1:500
Inwestor:	Wspólnota Mieszkaniowa ul. Armii Krajowej 68; 58–300 Wałbrzych			Nr rys.: 1
Tytuł rys.:	PLAN ZAGOSPODAROWANIA TERENU – PRZYŁĄCZE KANALIZACJI SANITARNEJ			

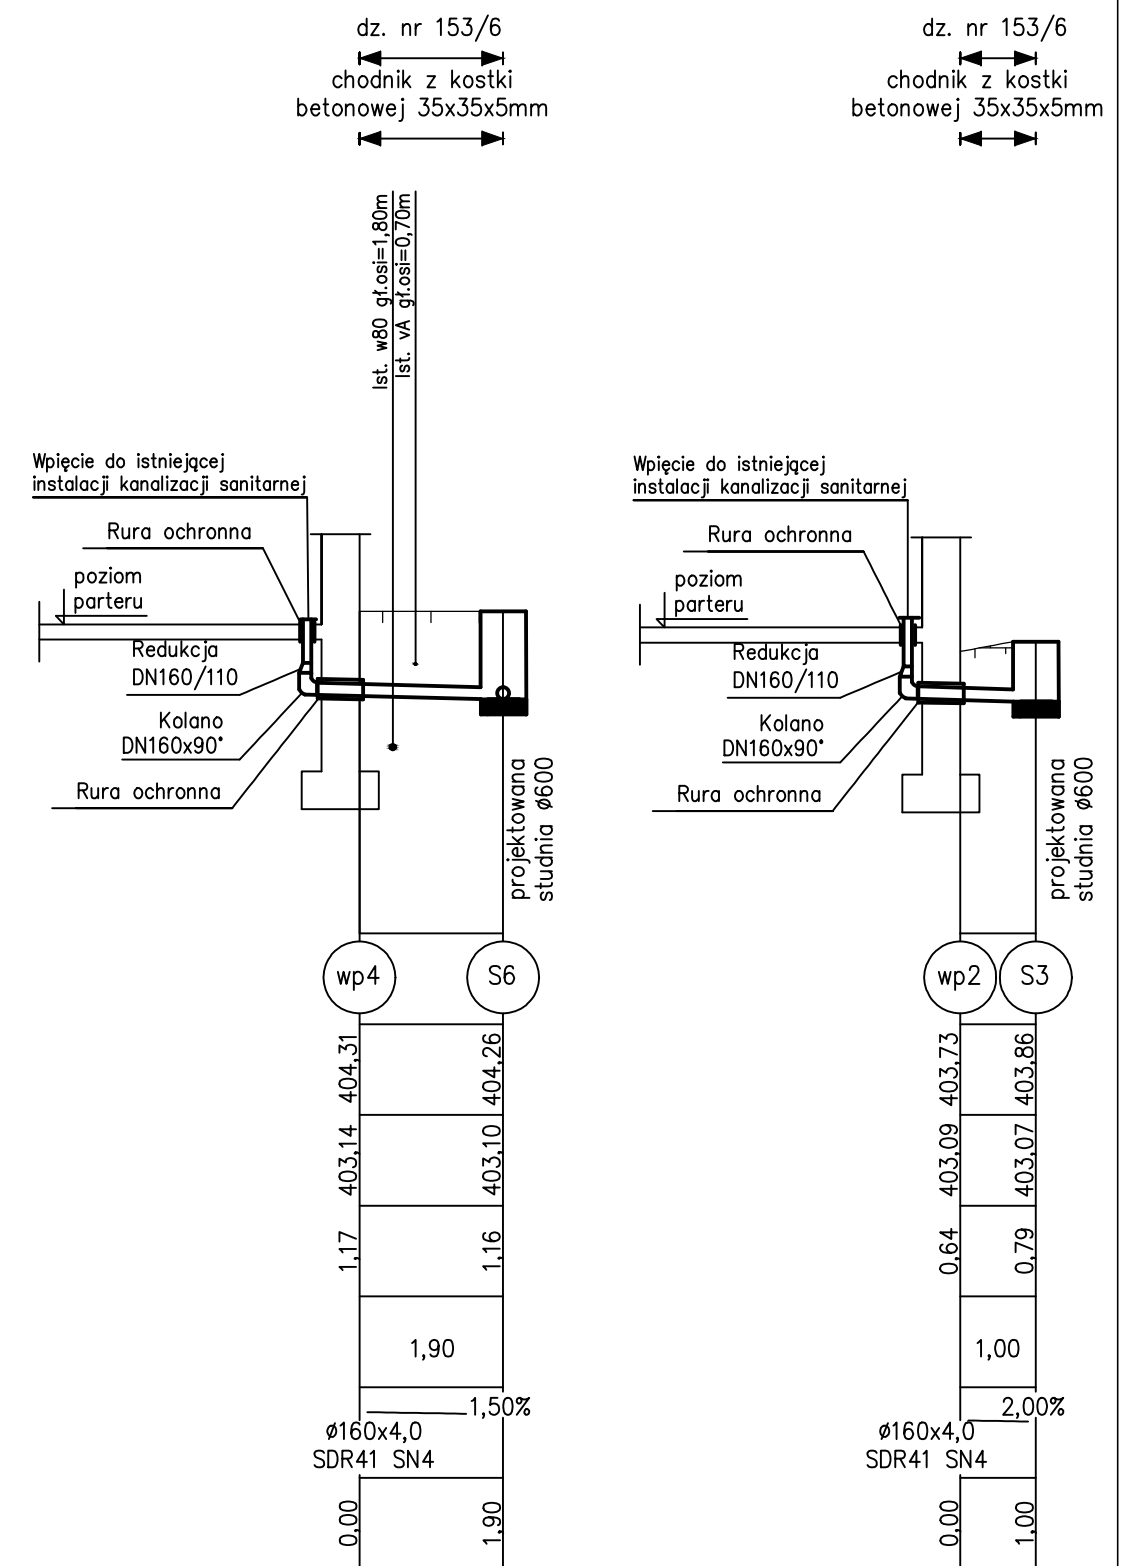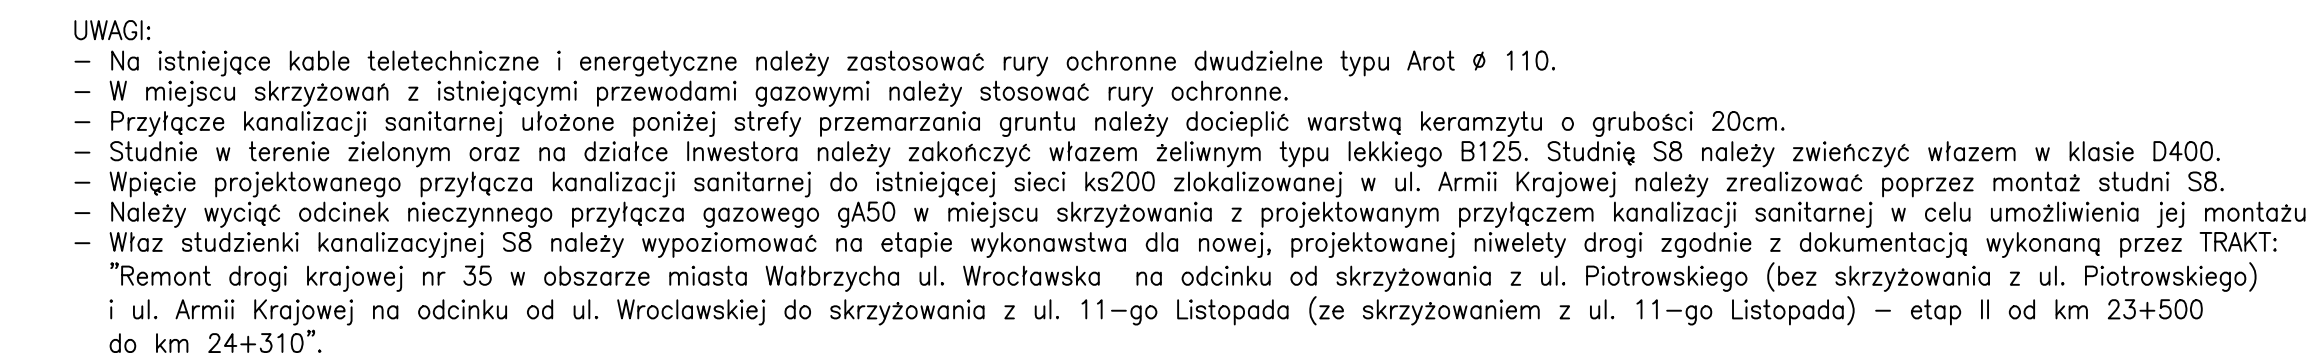

Biuro projektów i usług inwestycyjnych INSTAL STD 58-302 Wałbrzych, ul. Parkowa 23/1, tel. 501 292 469 Biuro: ul. wysokiego 28 p.23 w Wałbrzychu			
Projektant:	mgr inż. Sylwia Tchorowska	124/DOŚ/06	Data: 05.2014
Asystent:	inż. Karolina Okoń		
Temat:	"Przebudowa przyłącza kanalizacji sanitarnej dla budynku mieszkalnego zlokalizowanego przy ul. Armii Krajowej 68 w Wałbrzychu" dz. nr 106, 153/4, 153/6 obręb nr 13 Piaskowa Góra		Stadium: PB
Inwestor:	Wspólnota Mieszkaniowa ul. Armii Krajowej 68, 58-300 Wałbrzych		Skala: 1:100
Tytuł rys.:	PROFIL PODŁUŻNY PRZYŁĄCZA KANALIZACJI SANITARNEJ		Nr rys.: 2