


RZUT PIWNIC  
skala 1:50


Istniejący zawór odcinający  
kominowy Dn50 – bez zmian

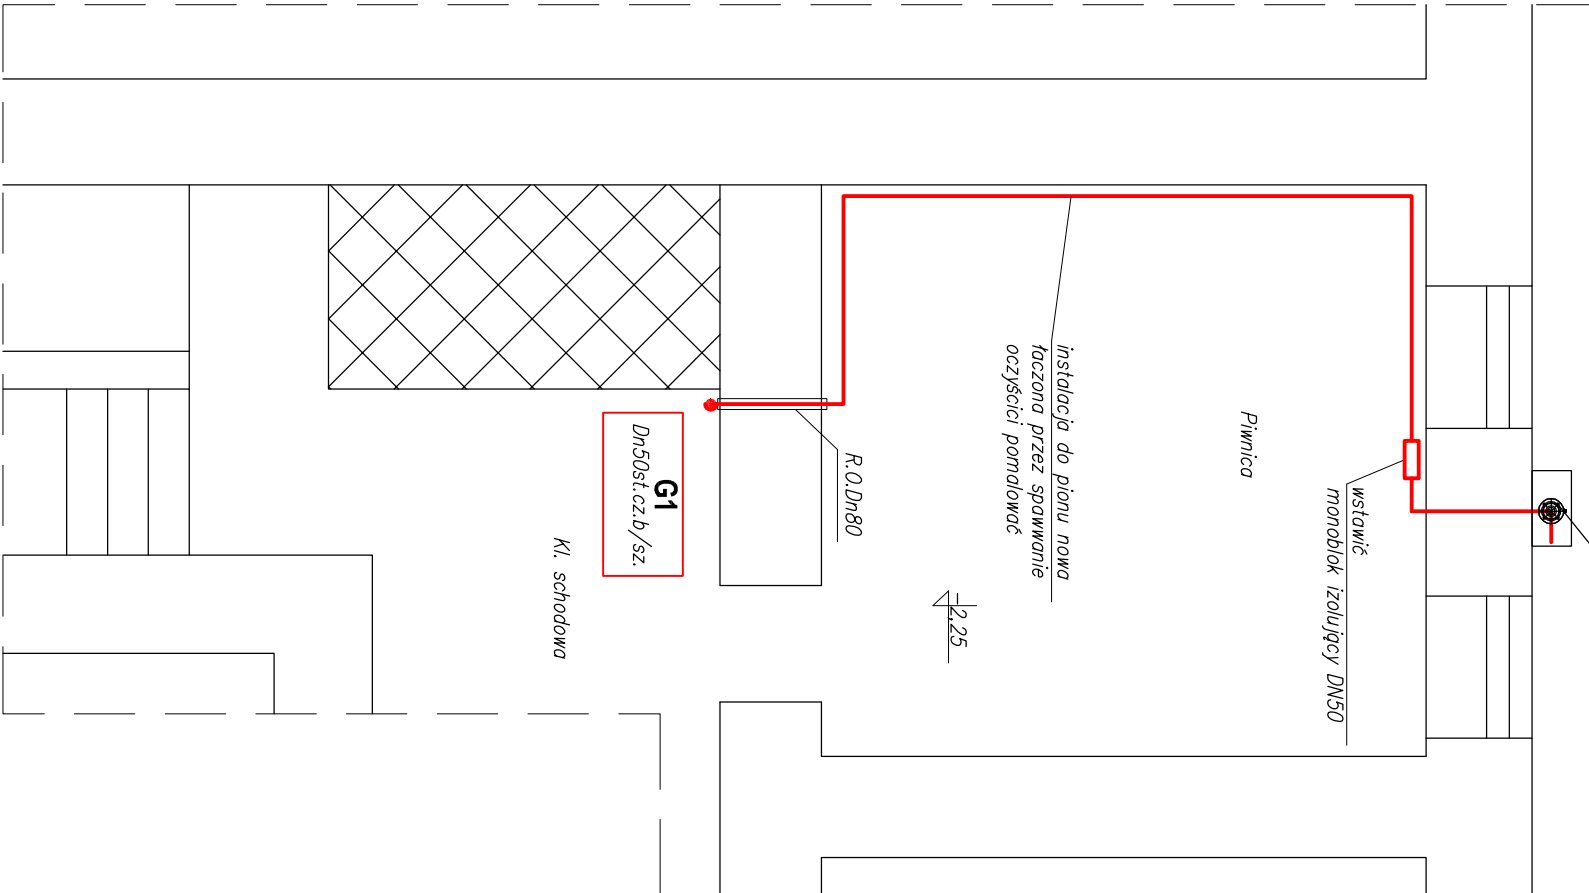


UWAGI:

- Instalację wewnętrzną gazu wykonać z rur stalowych czarnych bez szwu łączonych przez spawanie. Przewody prowadzić pod stropem pomieszczeń ochronnych
- Przejścia instalacji gazu przez przegrody budowlane wykonać w tulejach ochronnych
- Gazomierze miechowe dla lokali mieszkalnych montować na korytarzu, w szafce stalowej, kolor żółty, nasiennej. Gazomierze zamontować na listwie gazomierzowej. Wysokość montażu gazomierza do jego podstawy max. 1,80
- Instalację do mieszkań wykonać z rur miedzianych łączonych przez kształtki zociskowe.
- Istniejąca szafka zewnętrzna zamontowana jest zgodnie z obowiązującym przepisami pozostaje bez zmian

RZUT I PIĘTRA  
skala 1:50

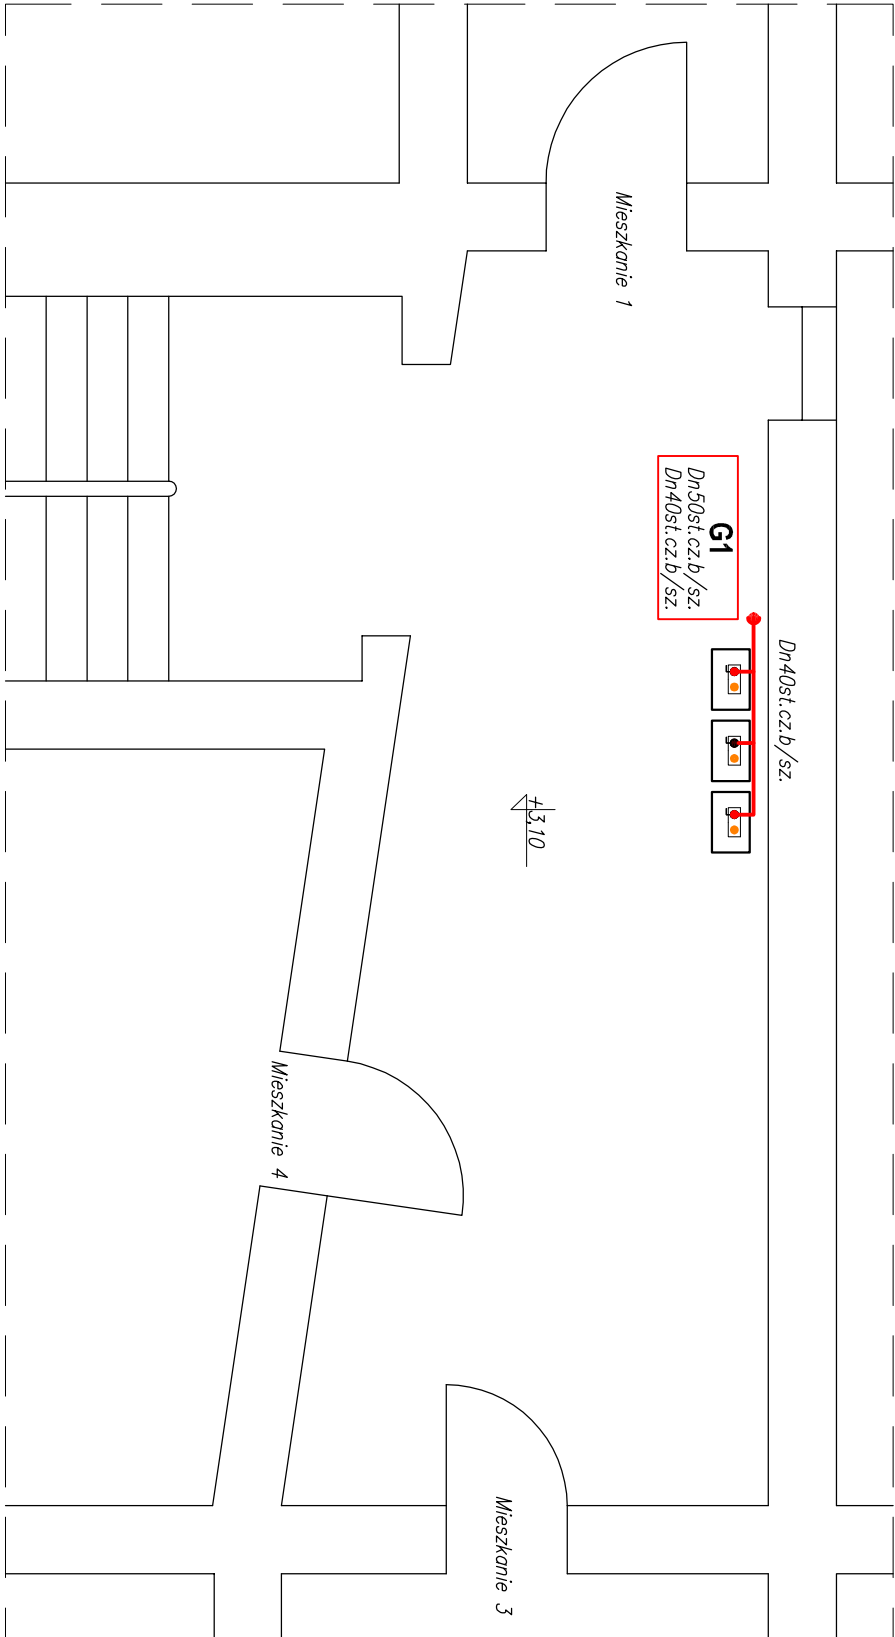

RZUT PARTEU  
skala 1:50

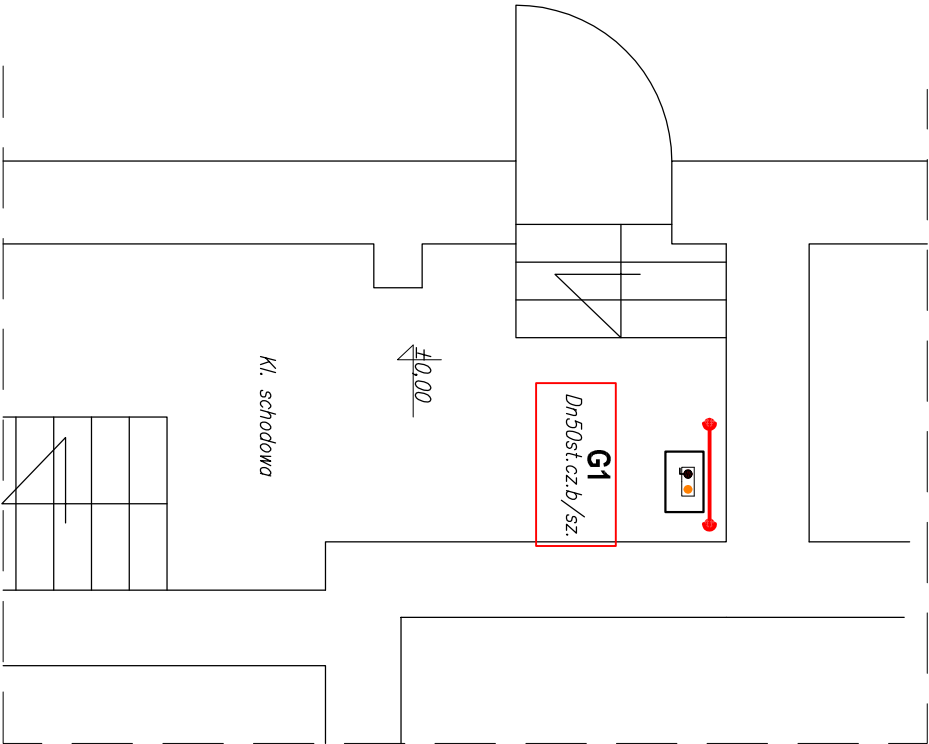

OZNACZENIA RYSUNKOWE:

— instalacja wewnętrzna gazu na częściach wspólnych budynku

**G1**  
Dn32st.cz.b/sz.  
Dn40st.cz.b/sz.

- oznaczenie pionu
- średnica pionu PRZED grupą gazomierzy
- średnica pionu ZA grupą gazomierzy

UWAGI:

- Instalację wewnętrzną gazu wykonać z rur stalowych czarnych bez szwu łączonych przez spawanie. Przewody prowadzić pod stropem pomieszczeń ochronnych
- Przejścia instalacji gazu przez przegrody budowlane wykonać w tulejach ochronnych
- Gazomierze miechowe dla lokali mieszkalnych montować na korytarzu, w szafce stalowej, kolor żółty, nasiennej. Gazomierze zamontować na listwie gazomierzowej. Wysokość montażu gazomierza do jego podstawy max. 1,80

BIURO PROJEKTOWO USŁUGOWE INSTALACJI I SIECI SANITARNYCH					
Ul. Żółkiewskiego 10 Edward D. Krawczyk 58–300 Wałbrzych					
Inwestor	Miejski Zarząd Budynków Sp. z o.o.	Stadium PB			
Obiekt i adres	Budynek mieszkalny wielopodzielny ul. 1 Maja 74, 58–305 Wałbrzych	Branża Sanitarna			
Projektant:	inz. E.D. Krawczyk	Spec. inż. sanitarne	02.17		
Asystent:					
Tytuł rysunku	Rzut piwnic, parteru, I Piętro — instalacja gazowa				Nr rys. 2