 

 


ZESTAW WODOMIERZOWY DLA MIESZKAŃ

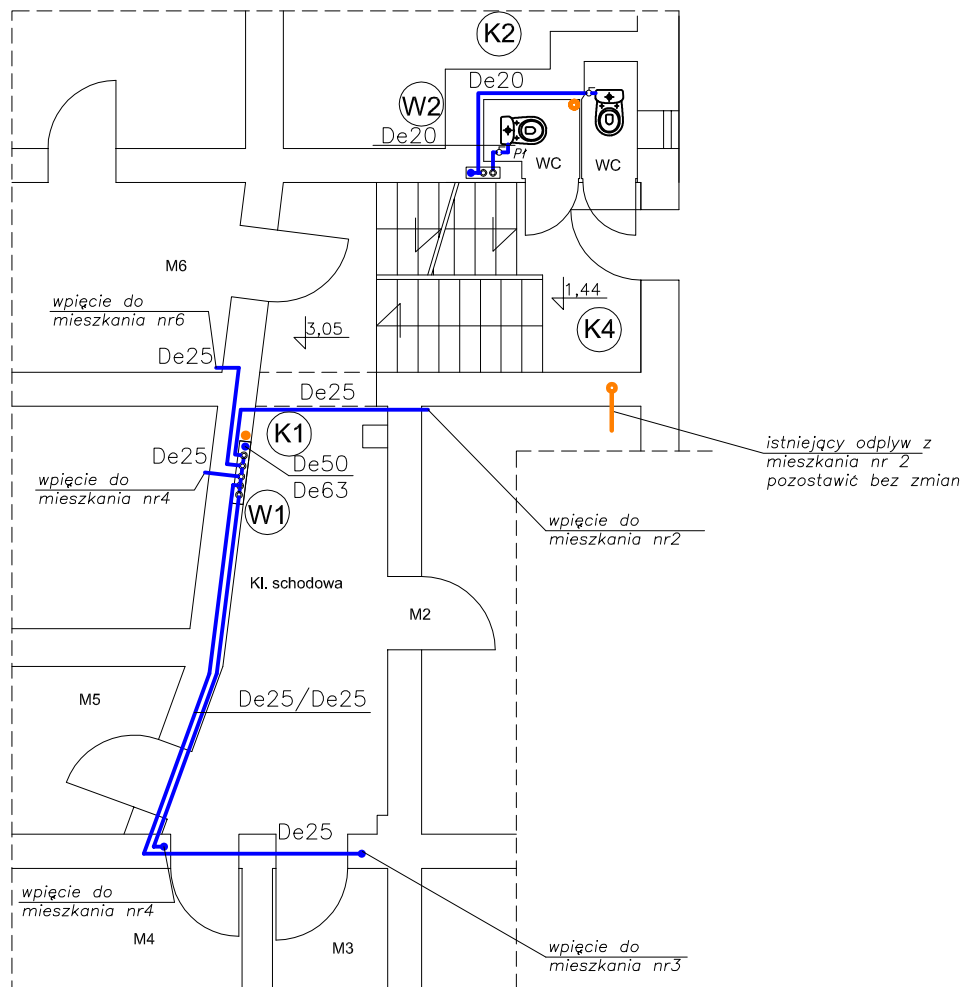

ZESTAW WODOMIERZOWY DLA WC



Oznaczenia:

- instalacja kanalizacyjna do wymiany/projektowny
- instalacja wodociągowa — projektowana

K1

- nr pionu kanalizacyjnego

W1

- nr pionu wodociągowego

Uwagi:

- Instalację wodociągową wykonać z ruru PP np. systemu Borplus
- Piony wodociągowe zaizolować otuliną typu ThermoCompact gr 9mm.
- Piony wodociągowe prowadzić w bruzdach ściennych.
- Pion kanalizacyjny K4 prowadzić w bruzdzie ściennym
- Kanalizację wykonać z rur PCV lub PP, instalację wodociągową wykonać z rur PP o średnicach jak na rysunku.
- Istniejące podłączenia kanalizacji do pionu K2 z lokali mieszkalnych wymienić na nowe po istniejących trasach (piony prowadzone po wierzchu ścian porównać w bruzdach ściennych)

BIURO PROJEKTOWO USŁUGOWE INSTALACJI I SIECI SANITARNYCH
Ul. Żółkiewskiego 10 Edward D. Krawczyk 58-300 Wałbrzych

Inwestor	Wspólnota Mieszkaniowa ul. Świdnicka 8, 58-303 Wałbrzych	Stadium PB
Obiekt i adres	Budynek mieszkalny wielorodzinny — instalacja wod-kan ul. Świdnicka 8, 58-303 Wałbrzych	Branża Sanitarna
Projektant:	inż. E.D. Krawczyk	Spec. instal. sanitarne 75/DOS/05
Asystent:		02.17
Tytuł rysunku	RZUT I PIĘTRA — INSTALACJA WOD-KAN	Skala 1:100
		Nr rys. 4