 

 


ZESTAW WODOMIERZOWY DLA MIESZKAŃ

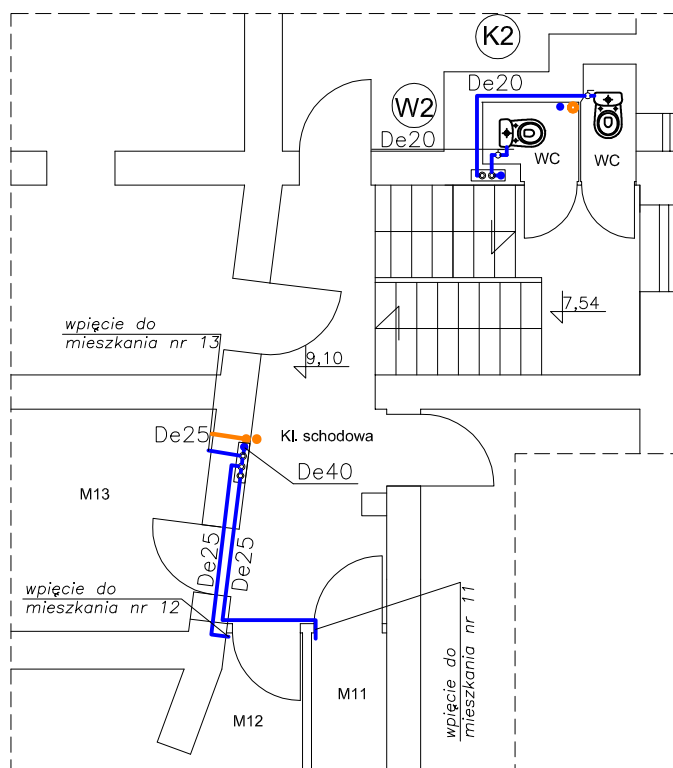

ZESTAW WODOMIERZOWY DLA WC



Oznaczenia:



- instalacja kanalizacyjna do wymiany/projektowny
- instalacja wodociągowa — projektowana



- nr pionu kanalizacyjnego



- nr pionu wodociągowego

Uwagi:

1. Instalację wodociągową wykonać z ruru PP np. systemu Borplus
2. Piony wodociągowe zaizolować otuliną typu ThermoCompact gr 9mm.
3. Piony wodociągowe prowadzić w bruzdach ściennych.
4. Pion kanalizacyjny K4 prowadzić w bruzdzie ściennej
5. Kanalizację wykonać z rur PCV lub PP, instalacje wodociągową wykonać z rur PP o średnicach jak na rysunku.
6. Pion K2 i K3 zakończyć rurami wywiewnymi

BIURO PROJEKTOWO USŁUGOWE INSTALACJI I SIECI SANITARNYCH
Ul. Żółkiewskiego 10 Edward D. Krawczyk 58-300 Wałbrzych

Inwestor	Wspólnota Mieszkaniowa ul. Świdnicka 8, 58-303 Wałbrzych			Stadium PB
Obiekt i adres	Budynek mieszkalny wielorodzinny — instalacja wod-kan ul. Świdnicka 8, 58-303 Wałbrzych			Branża Sanitarna
Projektant:	inż. E.D. Krawczyk	Spec: instal. sanitarne 75/DOS/05	02.17	Skala 1:100
Asystent:				
Tytuł rysunku	RZUT III PIĘTRA — INSTALACJA WOD-KAN			Nr rys. 6