 

 



ZESTAW WODOMIERZOWY DLA MIESZKAŃ

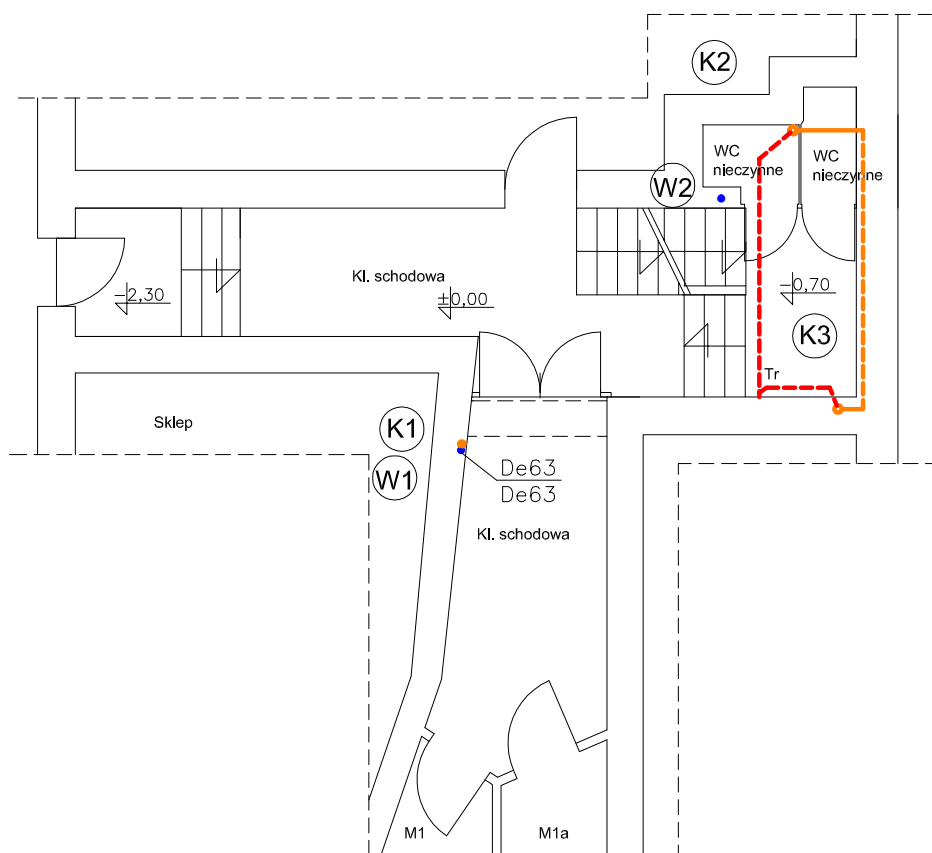

ZESTAW WODOMIERZOWY DLA WC



 Oznaczenia:



- instalacja kanalizacyjny do wymiany/projektowny
- instalacja kanalizacyjna poposadzzkowa do wymiany
- istniejąca kanalizacja do demontażu
- instalacja wodociągowa – projektowana

K1

- nr pionu kanalizacyjnego

W1

- nr pionu wodociągowego

Tr

- trójnik

Uwagi:

1. Instalację wodociągową wykonać z ruru PP np. systemu Borplus
2. Piony wodociągowe zaizolować otuliną typu ThermoCompact gr 9mm.
3. Piony wodociągowe prowadzić w bruzdach ściennych.
4. Pion kanalizacyjny K4 prowadzić w bruzdzie sciennej
5. Kanalizację wykonać z rur PCV lub PP, instalację wodociągową wykonać z rur PP o średnicach jak na rysunku

BIURO PROJEKTOWO USŁUGOWE INSTALACJI I SIECI SANITARNYCH
Ul. Żółkiewskiego 10 Edward D. Krawczyk 58–300 Wałbrzych

Inwestor	Wspólnota Mieszkaniowa ul. Świdnicka 8, 58–303 Wałbrzych			Stadium PB
Obiekt i adres	Budynek mieszkalny wielorodzinny – instalacja wod–kan ul. Świdnicka 8, 58–303 Wałbrzych			Branża Sanitarna
Projektant:	inż. E.D. Krawczyk	Spec: instal. sanitarne 75/DOS/05	02.17	Skala 1:100
Asystent:				
Tytuł rysunku	RZUT PARTERU – INSTALACJA WOD–KAN			Nr rys. 3