


zestaw wodomierzowy z wodomierzem typu GMDX3,5 o $Q_n=3,50\text{m}^3/\text{h}$ o średnicy dn 25 za zestawem wodomierzowym zamontować zawór antyskażeniowy typu EA251o średnicy 40mm

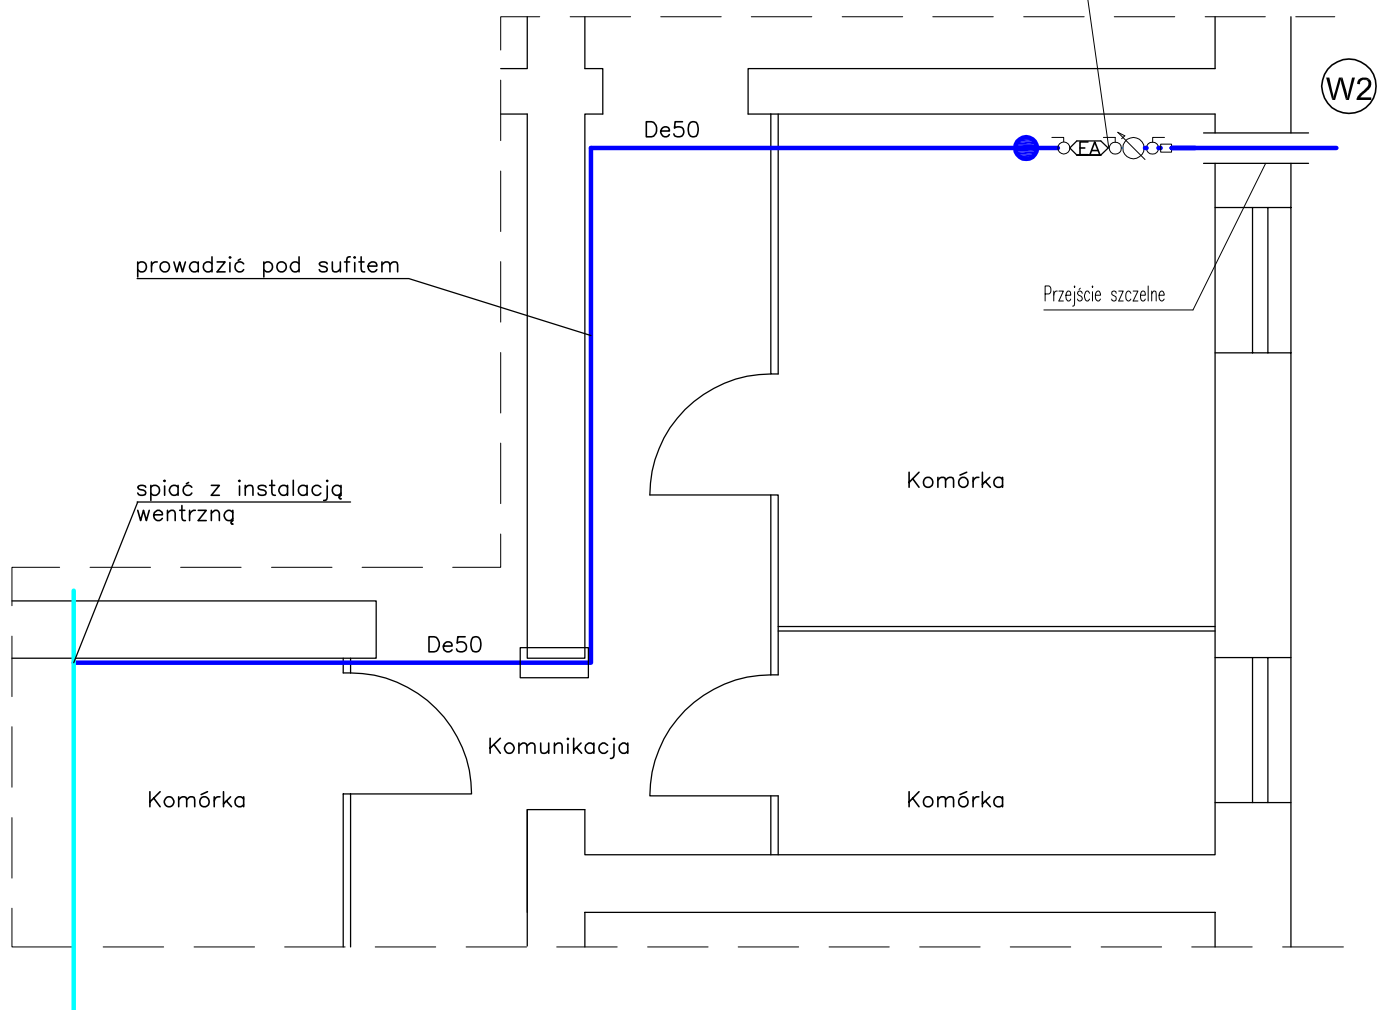

Oznaczenia:



– instalacja wodociągowa istniejąca



– instalacja wodociągowa – projektowna De50



– miejsce wpięcia do budynku

UWAGI:

1. Instalacje zimnej wody wykonać z rur PE PEX/Al/PEX łączonych przez kształtki zaciskowe.
2. Przejścia przez przegrody budowlane wykonać w tulejach ochronnych, stalowych
3. Rurociągi zimnej wody izolować otulinami gr 13 mm z pianki polietylenowej w folii np. Thermaflex TermoCompact gr 9 mm.

BIURO PROJEKTOWO USŁUGOWE INSTALACJI I SIECI SANITARNYCH
Ul. Żółtkiewskiego 10 Edward D. Krawczyk 58–300 Wałbrzych

Inwestor	Wspólnota Mieszkaniowa Pl. Wojska Polskiego 5, 58–301 Wałbrzych				Stadium PB
Obiekt i adres	Przyłącze wodociągowe do budynku mieszkalnego Pl. Wojska Polskiego 5, 58–301 Wałbrzych				Branża Sanitarna
Projektant:	inż. E.D. Krawczyk	Spec: instal. sanitarne 75/DOS/05	07.16		Skala 1:100
Sprawdzający:					
Tytuł rysunku	Rzut piwnic– instalacja wodociągowa				Nr rys. 3