



WIDOK ELEMACJI

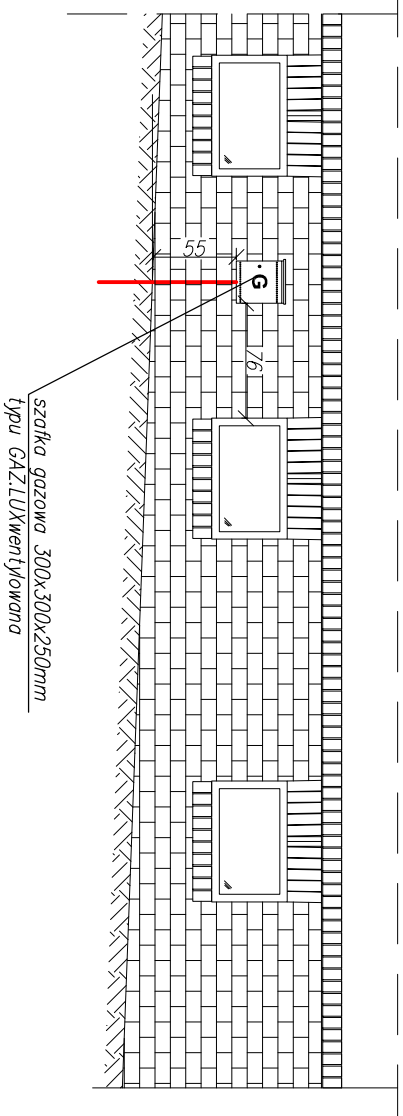

1. Instalację wewnętrzną gazu wykonać z rur stalowych czarnych bez szw i łączonych przez spawanie. Przewody prowadzić pod stropem pomieszczeń
2. Przejścia instalacji gazu przez przegrody budowane wykonać w tulejach ochronnych
3. Gazomierze mechaniczne dla lokali mieszkalnych montować na korytarzu, Gazomierze zamontować na listwie gazomierzowej. Wysokość montażu gazomierza do jego podstawy max. 1,80. Ze względu na zachowanie drogi ewakuacyjnej bez szatek gazomierzowych
4. Instalację do mieszkań wykonaną z rur miedzianych łączonych przez kształtki zaciskowe.

OZNACZENIA RYSUNKOWE:

- instalacja wewnętrzna gazu na częściach wspólnych budynku
- instalacja wewnętrzna gazu dla lokali mieszkalnych
- oznaczenie pionu
- średnica pionu PRZED grupą gazomierzy
- średnica pionu ZA grupą gazomierzy

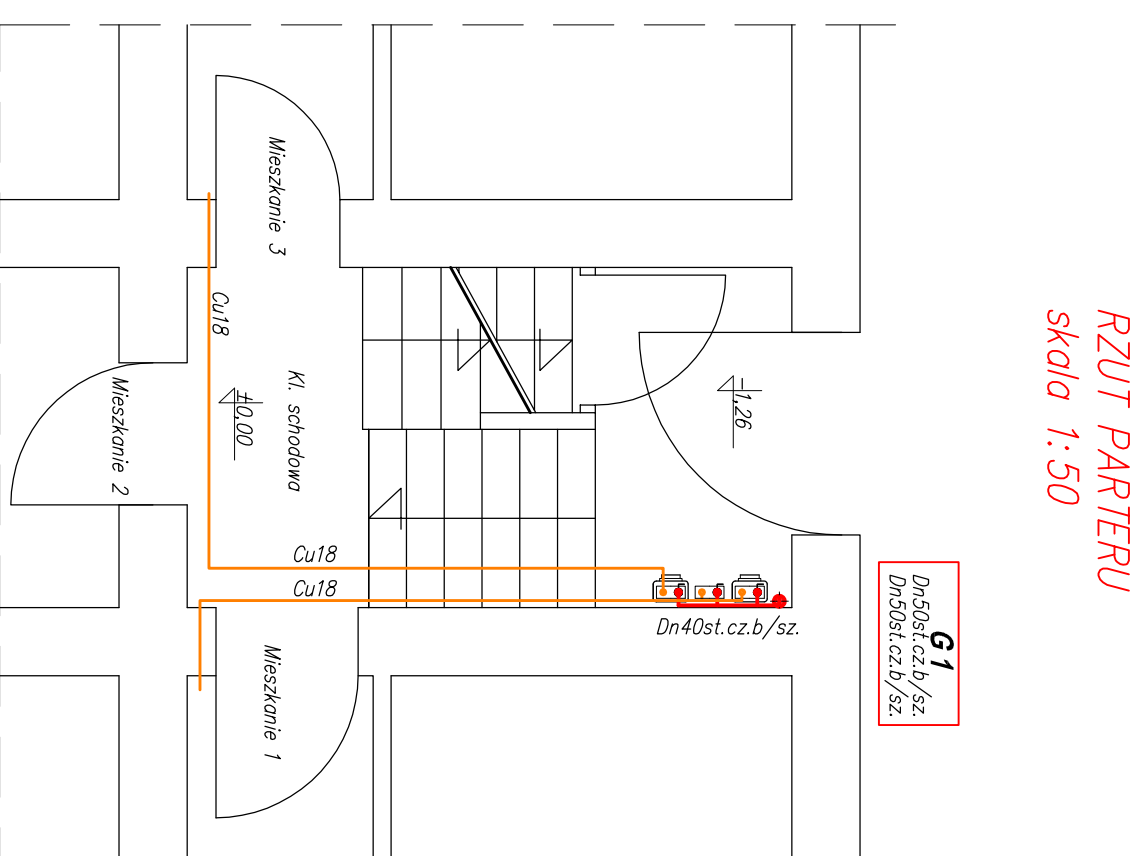

BIURO PROJEKTOWO USŁUGOWE INSTALACJI I SIECI SANITARNYCH				
Ul. Żółkiewskiego 10 Edward D. Krawczyk 58-300 Wałbrzych				
Investor	Mięjski Zarząd Budynków Sp. z o.o. ul. Gen. Wł. Andersa 48, 58-304 Wałbrzych			Stadium PB
Obiekt i adres	Budynnek mieszkalny wielorodzinny – instalacja gazowa ul. Kaszubska 20, 58-303 Wałbrzych			Bronza Sanitarna
Projektant:	inż. E.D. Krawczyk	Specj. ispr. sanitarne 75/Doś/05	12.17	Skala 1:50
Asystent:				
Tytuł rysunku	Rzut piwnic, parteru – instalacja gazowa			Nr rys. 2