
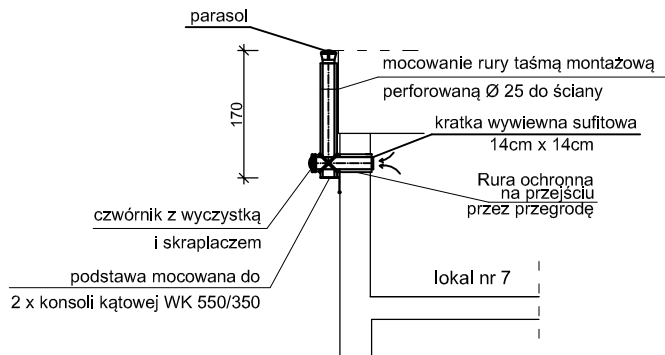


CZĘŚĆ BUDYNKU
NIE OBJĘTA
OPRACOWANIEM

CZĘŚĆ BUDYNKU
NIE OBJĘTA
OPRACOWANIEM

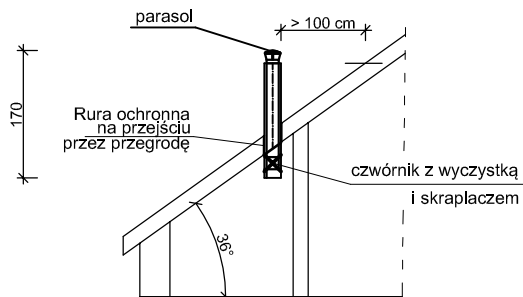

ZESTAWIENIE POMIESZCZEŃ

NR	FUNKCJA
1	KORYTARZ-KŁATKA SCHODOWA
LOKAL MIESZKALNY NR 7	
2	PRZEDPOKÓJ
3	POKÓJ
4	POKÓJ
5	KUCHNIA

AR-PROJECT
Anna Rabiniań
PRACOWNIA PROJEKTOWA

tel. +48 604 24 08 12
e-mail: annarabiniak@wp.pl
ul. Palisadowa 34/5
58-316 Wałbrzych
NIP 886-261-82-45
REGON 021294181

Projektant:	mgr inż. Anna Rabinia	77/DOŚ/10 DOŚ/BO/0384/10		Data: 11.2017
				Stadium: PB
Temat:	BUDOWA WENTYLACJI NAWIEWNO - WYWIEWNEJ W KUCHNI LOKALU NR 7 W BUDYNKU MIESZKALNYM PRZY ULICY KARKONOSKIEJ 3 W WAŁBRZYCHU			Skala: 1:100
Inwestor:	MZB Sp. z o.o. ul. Andersa 48, 58-304 Wałbrzych			Nr rys.: 1/PB
Tytuł rys.:	Rzut mieszkania			