


# Przekrój wentylacji wywiewnej – łazienka z WC ,mieszkanie nr 9.

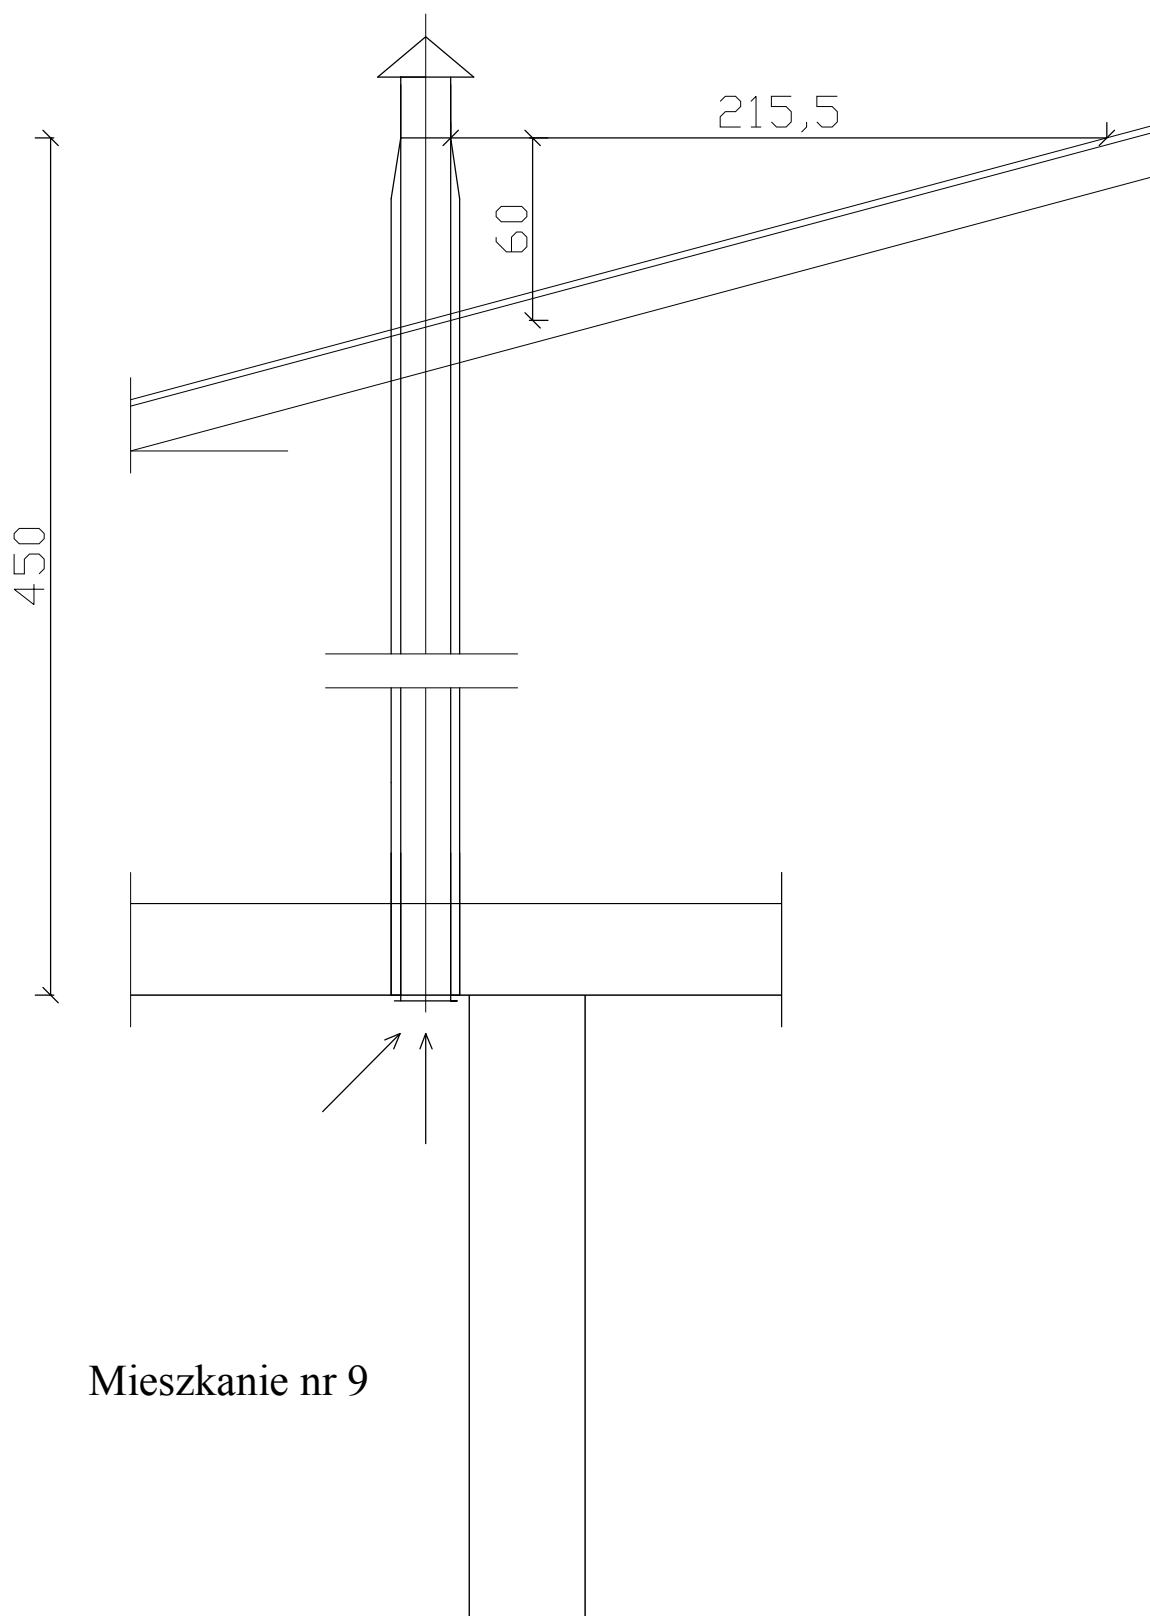

**Biuro projektowo-usługowe**  
**" W P R O J E K T "**  
**Łukasz Włudyka**

Projektant	TADEUSZ KUKUŁA	nr upr AUF-2/119/81
Obiekt	Budynek mieszkalny wielorodzinny	skala 1 : 25
Lokalizacja	ul.Polna 2/9 ; ul.;58-300 Wałbrzych	rys. nr 24
Inwestor	MZB w Wałbrzychu ; ul.Gen.Andersa 48 ; 58-305 Wałbrzych	egz. nr