


Przekrój wentylacji wywiewnej – łazienka z WC ,mieszkanie nr 10.

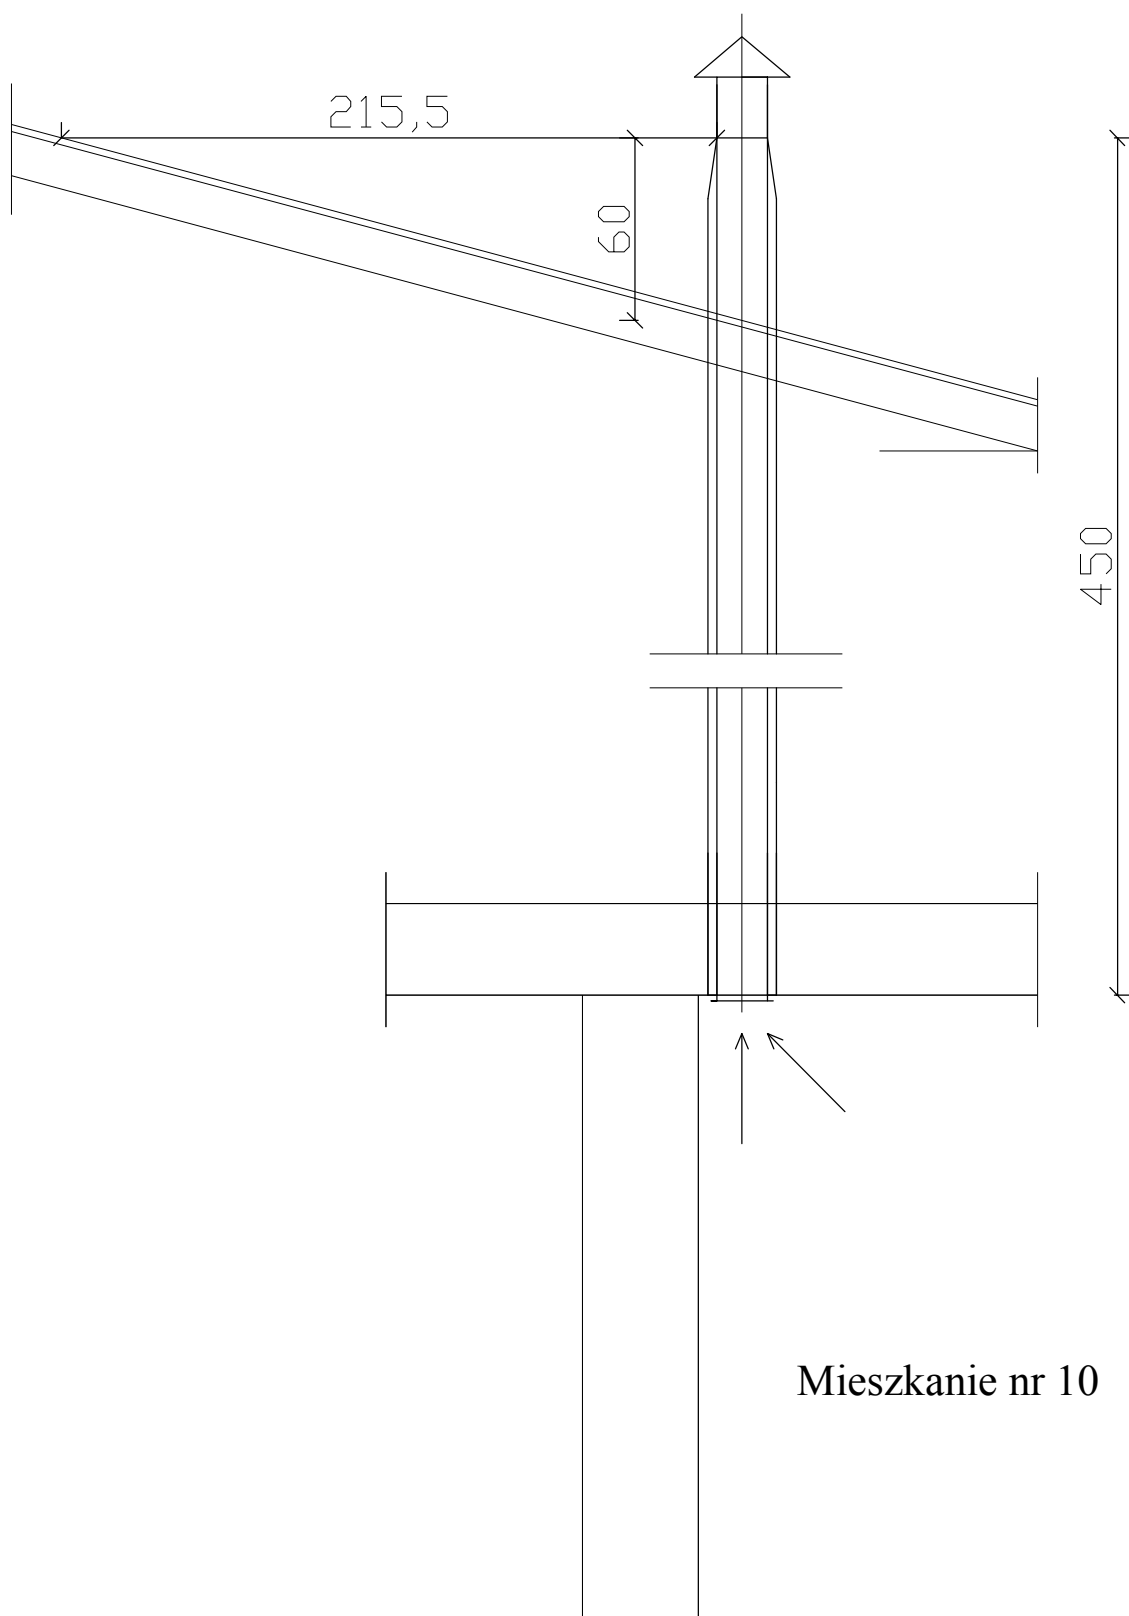

Biuro projektowo-usługowe
" W P R O J E K T "
Łukasz Włudyka

Projektant	TADEUSZ KUKUŁA	nr upr AUF-2/119/81
Obiekt	Budynek mieszkalny wielorodzinny	skala 1 : 25
Lokalizacja	ul.Polna 2/10 ; ul.;58-300 Wałbrzych	rys. nr 25
Inwestor	MZB w Wałbrzychu ; ul.Gen.Andersa 48 ; 58-305 Wałbrzych	egz. nr