


# Instalacja centralnego ogrzewania

## skala 1:50

### OZNACZENIA:

- przewód wody zimnej – miedziany
- przewód wody ciepłej – miedziany

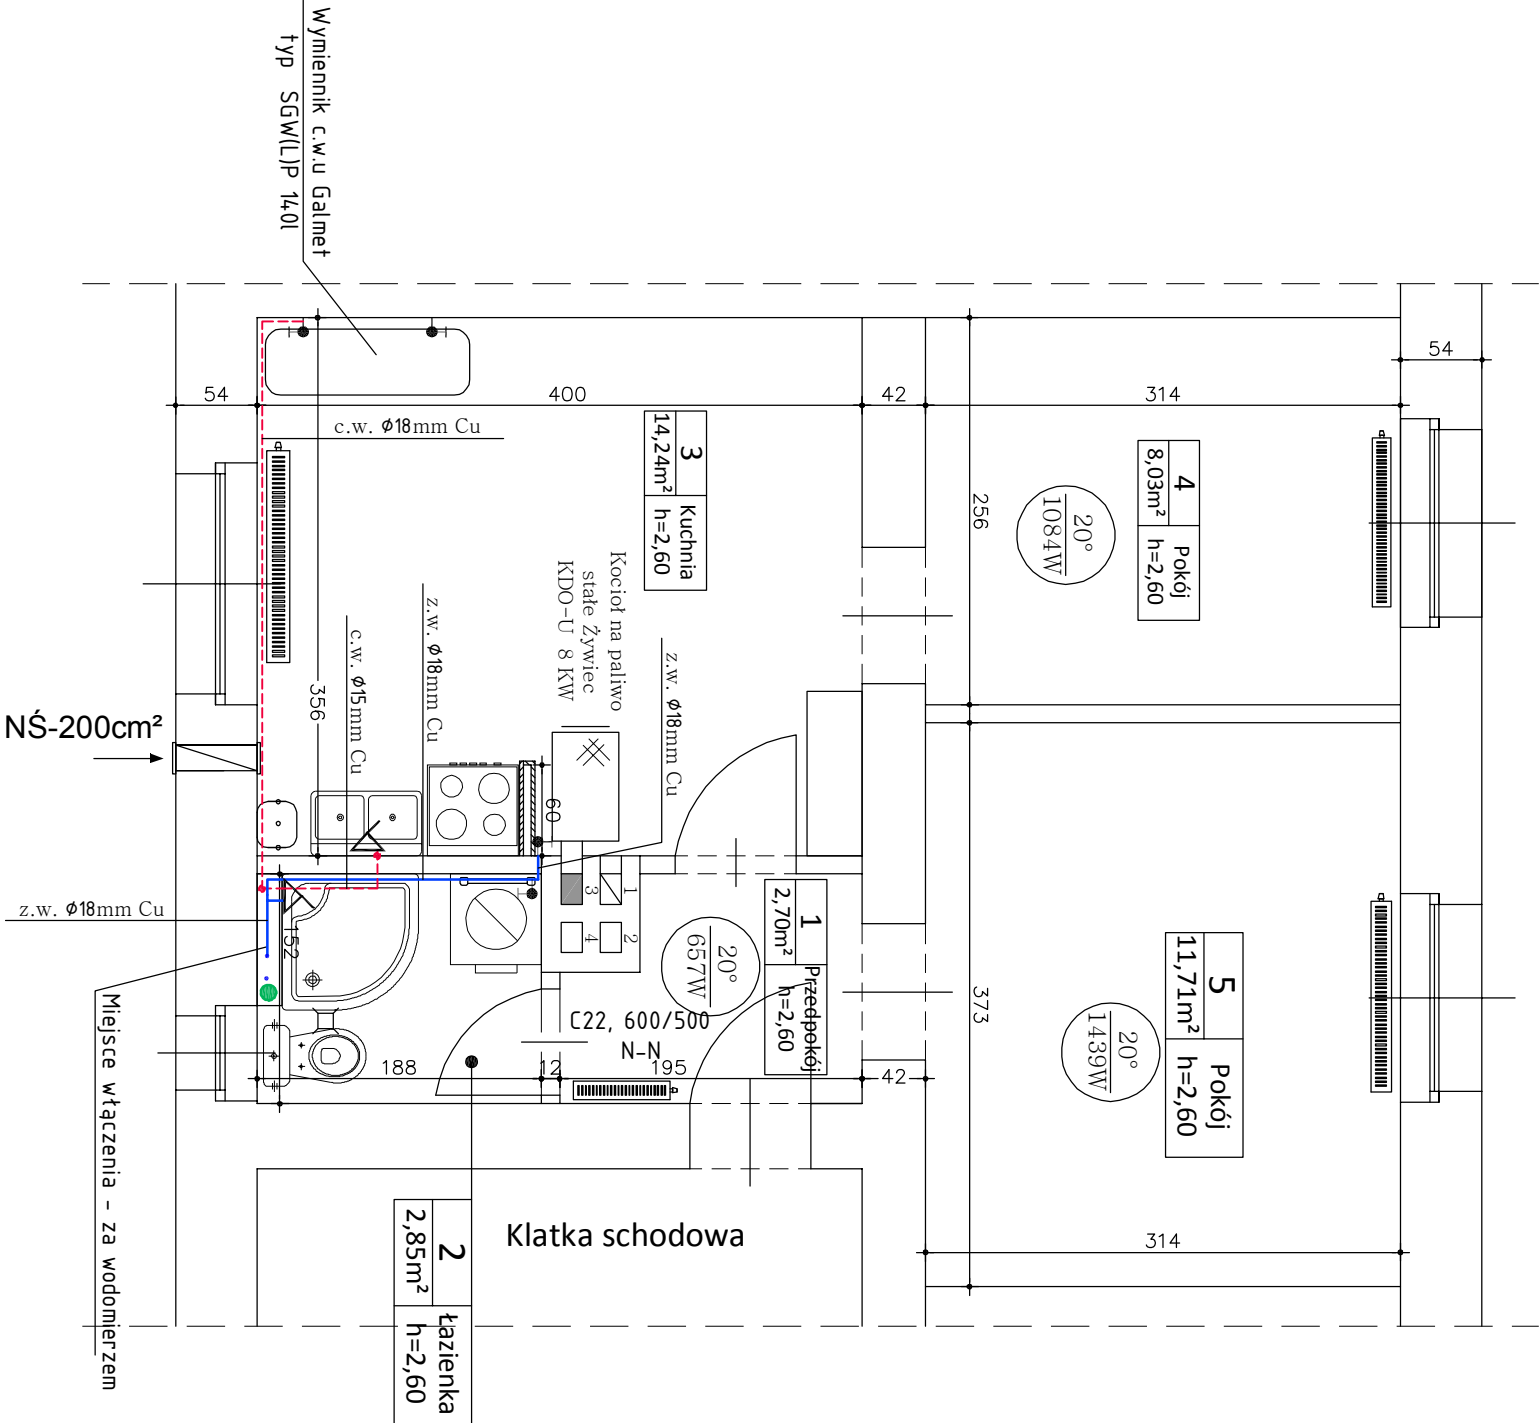

Inwestor: Miejski Zarząd Budynków ul. Gen. Władysława Andersa 48 58-304 Wałbrzych		Pracownia: <b>P</b> ION 58-100 Świdnica, ul. Wąbrzyńska 25/27 tel. 603-123-624	
Temat: Przebudowa instalacji grzewczej w lokalu mieszkalnym nr 1 w budynku przy ul. Psie Pole 9 w Wałbrzychu		Skala: 1:50	
Tytuł rysunku: Rzut parteru – lokal nr 1 – INSTALACJA CIEPŁEJ I ZIMNEJ WODY		Branża: inst. sanitarne	Rys. nr: 4
Projektant: mgr inż. Alicja Koszewan upr. bud. nr LBS/0062//POOS/11	Podpis:		
Współpraca: inż. Piotr Wajsborg	Podpis:		